




LEGENDE CFA		
Symbole	Désignation	Hauteur (m) (*)
	Baie informatique 19" (800x800) 42U	Posé au sol
	Baie informatique serveurs 19" (800x1000) 42U	Posé au sol
	Poste de travail : APC (Hors prestations) + 2RJ45	0.40
	Prise RJ45 (informatique)	0.40 / 1.00 (LT)
	Prise RJ45 Etanche (Informatique)	0.40 / 1.00 (LT)
	Prise RJ45 pour borne WIFI	2.30 ou plafond
	Prise RJ45 pour borne DECT	2.30 ou plafond
	Prise HDMI (Vidéo)	-
	Lecteur d'empreinte digitale et badge	1.20
	Lecteur de badge	1.20
	Bouton poussoir Ouverture porte	1.20
	Boîtier Bris de glace Vert	1.20
	Ventouse (ou gâche électrique) (Hors prestation sauf raccordement)	-
	Poste exterieur portier video	1.20
	Récepteur interphone vidéo	Sur mobilier
	Détecteur d'ouverture de porte (Hors prestation sauf raccordement)	-
	Détecteur intrusion, anti-recouvrement infrarouge passif	2.30
	Clavier activation/désactivation anti-intrusion	1.20
	Sirène intrusion	2.20
	Coup de poing d'Urgence	1.20
	Diffuseur lumineux	2.20
	Caméra extérieure	4.00
	Caméra dôme	2.50
	Caméra fixe	2.50
	Chemin de câbles en tôle perforée à bord sécurité	
	Section CFA	
	Section SSI	
	Horloge type 1 (taille 1 - heure)	2.30
	Horloge type 2 (taille 1 - heure+date)	2.30

(\*) Hauteur de pose à l'axe (sauf indication contraire)

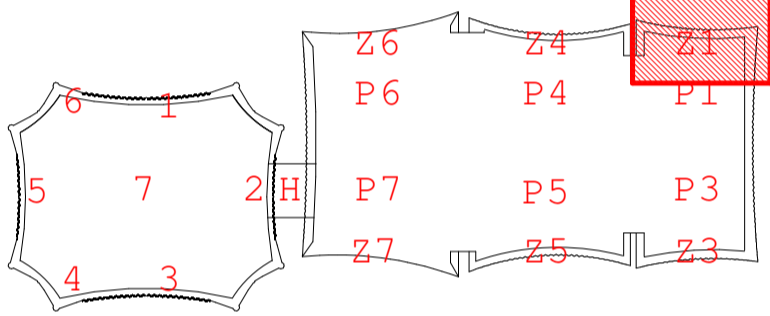

## ORLÉANS CO'Met

SALLE SPORTIVE, PALAIS DES CONGRÈS ET PARC DES EXPOSITIONS

MAÎTRE D'OUVRAGE : **ORLÉANS MÉTROPOLÉ** 5, place du 4 juin 1944 45000 Orléans Tél: 02 38 78 70 75

RÉALISATEUR : **BOUYGUES BÂTIMENT CENTRE SUD-OUEST** 2, rue du Croffol, BP 45000 Orléans Tél: 02 38 78 70 75

ARCHITECTE : **JACQUES FERRIER ARCHITECTURE** 24, rue de la République 45000 Orléans Tél: 02 38 78 70 75

ARCHITECTE ASSOCIÉE : **ATLÈS POISSONVILLE** 14, allée du Centre, Dardas Road, BP 45000 Orléans Tél: 02 38 78 70 75

STRUCTURES : **RETEC OPE** de la Repée 75012 Paris Tél: 01 43 11 20 20

BE FLUIDES : **SEIS BÂTIMENT CENTRE OUEST** 5, rue Louis Braille 45116 Saint-Jacques-de-la-Lande Tél: 02 38 85 93 32

BE ELECTRICITE : **RETEC OPE** de la Repée 75012 Paris Tél: 01 43 11 20 20

BE PLOMBERIE : **RETEC OPE** de la Repée 75012 Paris Tél: 01 43 11 20 20

BE CVC : **RETEC OPE** de la Repée 75012 Paris Tél: 01 43 11 20 20

BE YRD : **ORLING** 82, rue des Paroisses 45650 Saint-Jean-le-Blanc Tél: 02 38 56 14 97

BE HQE : **ETAMINE** 10, avenue des Caouts 69120 Vaulx-en-Velin Tél: 04 37 45 34 20

BE ACOUSTIQUE : **FEUTE** 10, rue des Messageries 75010 Paris Tél: 01 45 23 05 00

CONTRÔLEUR TECHNIQUE : **BOCOTEC** 11228, rue du Faubourg Saint-Jean 45000 Orléans Tél: 02 38 22 89 00

COORDONNATEUR SPS : **QUALICONSULT** 491 Boulevard Duhamel du Monceau 45160 Olivet Tél: 02 38 49 32 05

LOT N° 25 – CFA

PARC DES EXPOSITIONS

CEGELEC

Plan d'implantation des terminaux hauts et bas CFA niveau RDC – Zone 1

NOM DE FICHIER : COMET\_KSE\_FER\_RDC\_CFA\_...\_PL\_25309\_0

ÉCHELLE : 1/50m

DATE : 27/05/20

PHASE	BÂTIMENT	NIVEAU	ÉMETTEUR	LOT	SPECIALITE	NATURE	NUMERO	RÉVISION
EXE	PEX	RDC	CEG	CFA	--	PL	25309	0